


CORTE (edificação existente)

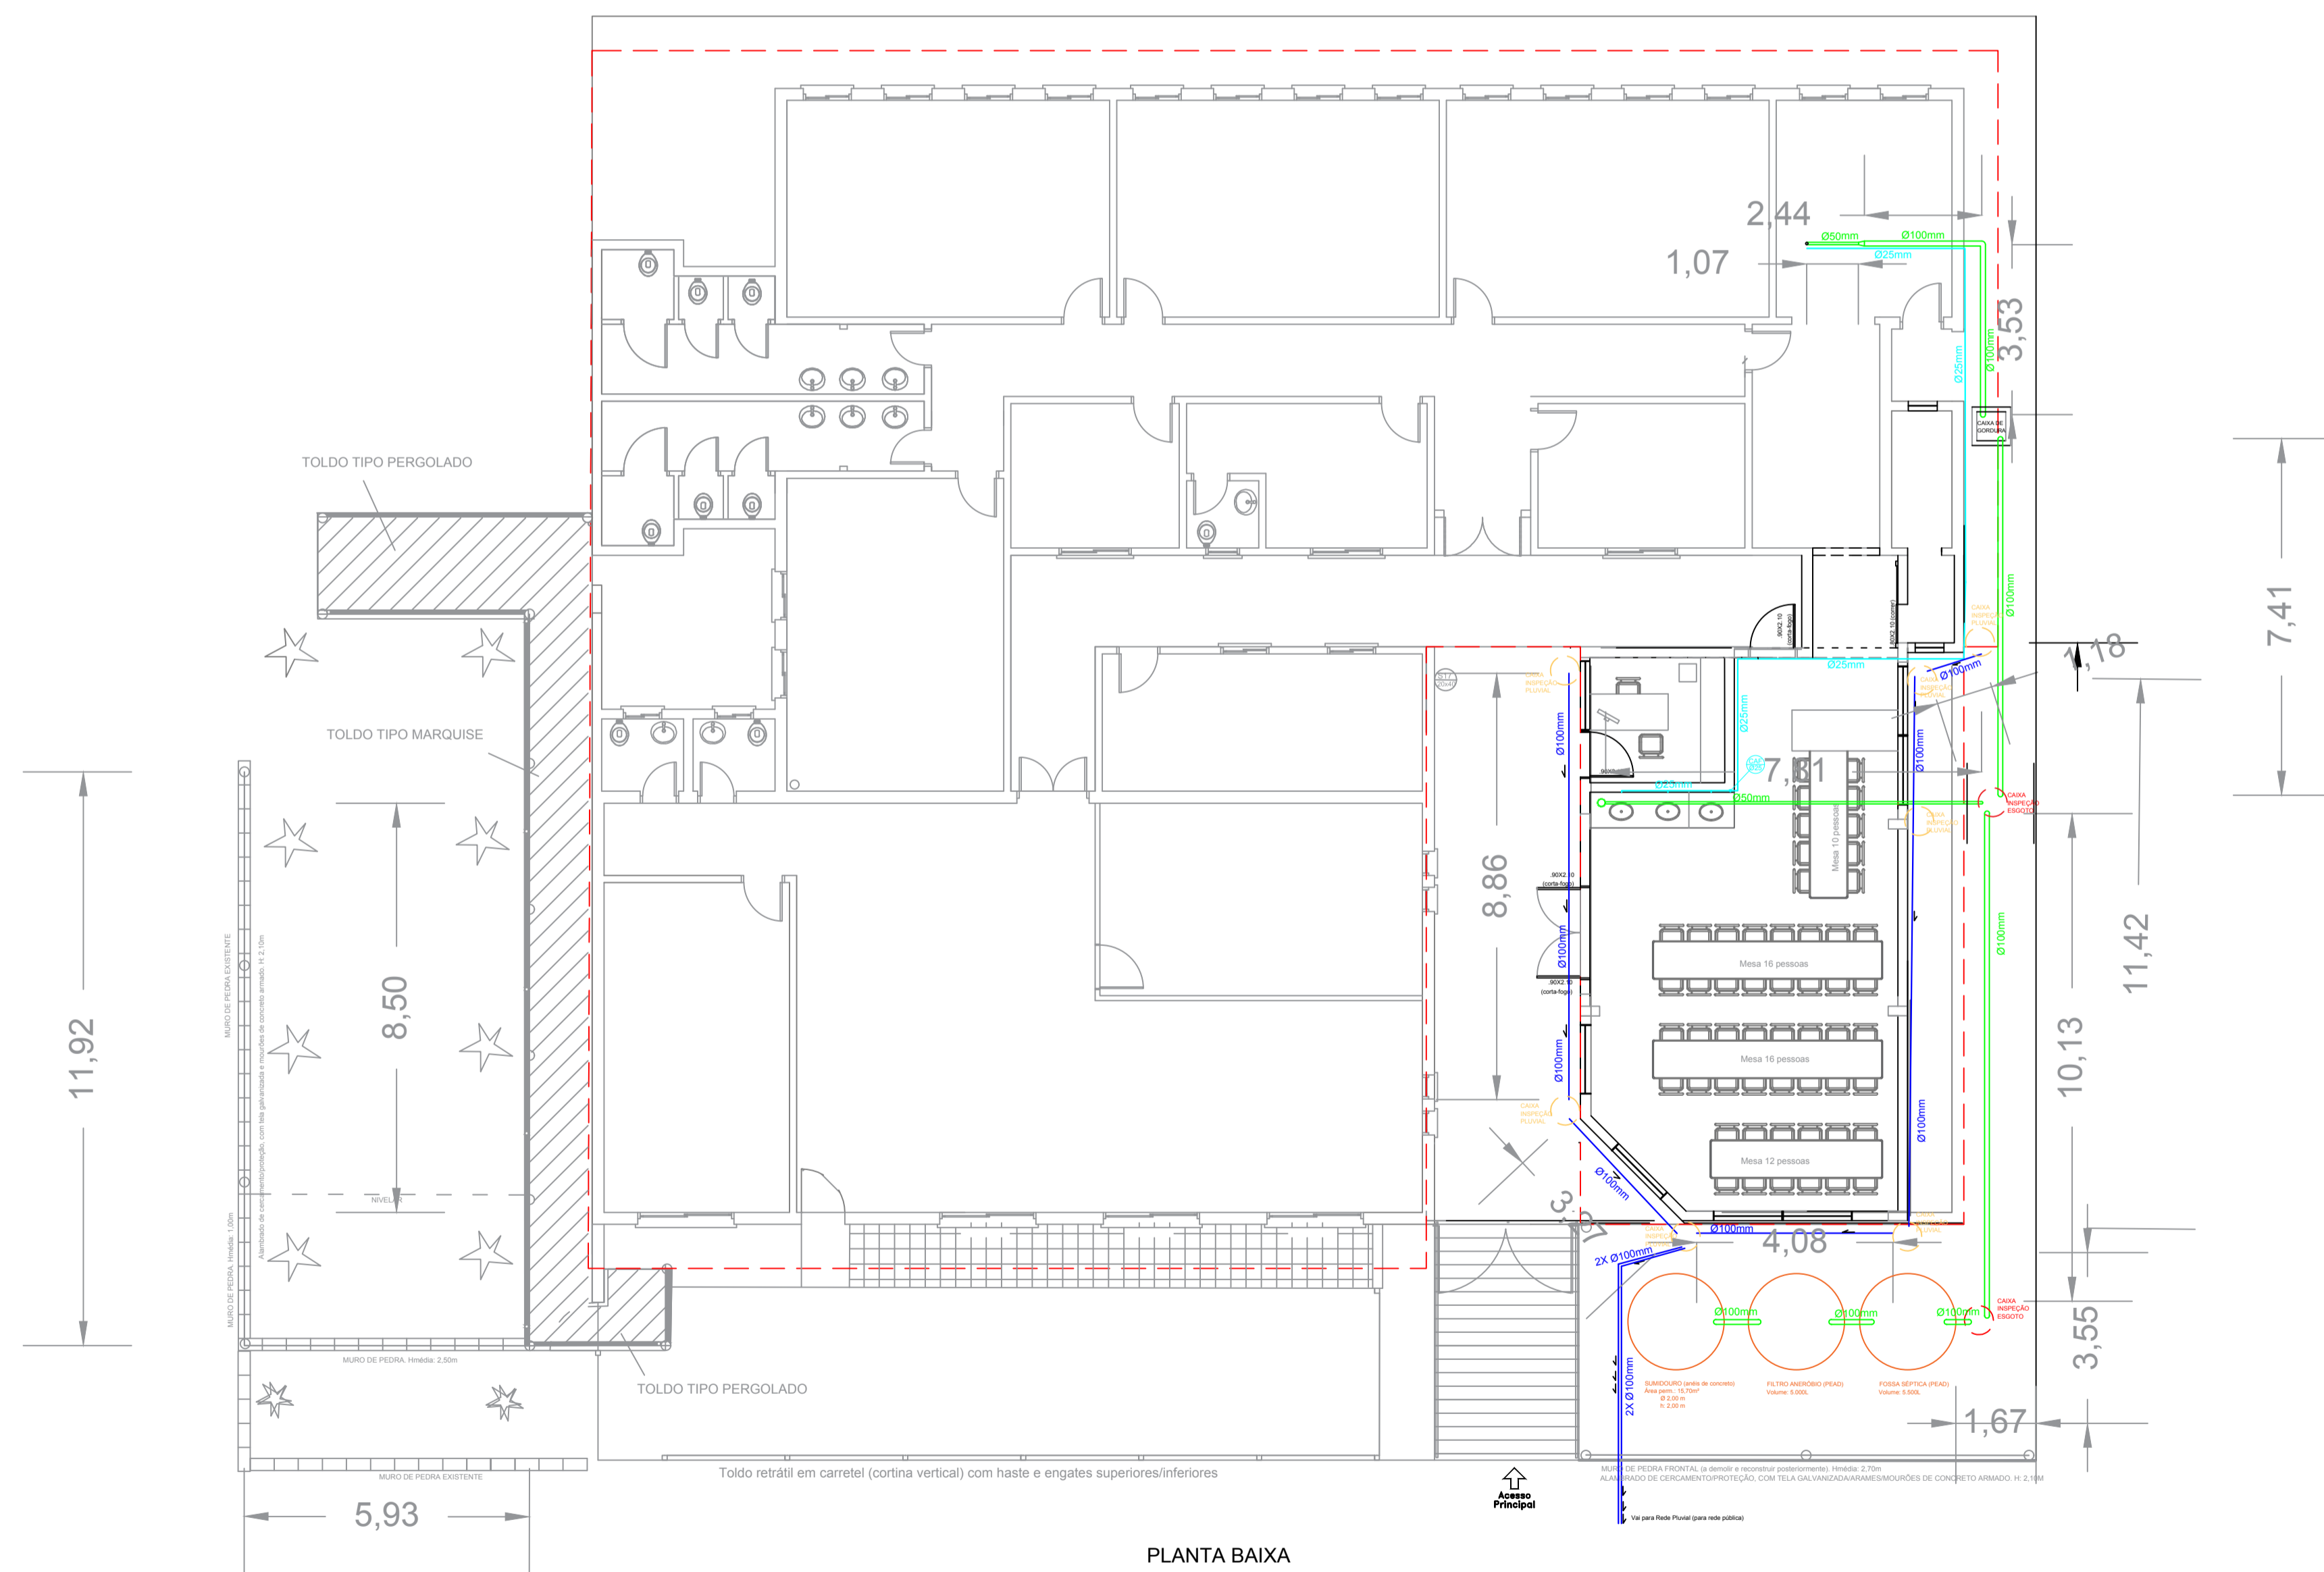

PLANTA BAIXA

- OBS 1: despejo final do esgoto sanitário se dará no sistema de tratamento de esgotos (fossa/filtro/sumidouro).
- OBS 2: o esgoto sanitário da cozinha deverá passar pela caixa de gordura, antes do seu despejo final no sistema de tratamento de esgotos (fossa/filtro/sumidouro).
- OBS 3: despejo final do esgoto pluvial (água da chuva) providos dos telhados e drens, se dará na rede de esgotamento pluvial pública existente.



MUNICÍPIO DE NOVA BASSANO

SECRETARIA MUNICIPAL DE OBRAS E VIAÇÃO
DEPARTAMENTO TÉCNICO

REFORMAS E AMPLIAÇÃO NA ESCOLA MUNICIPAL TEODOLINDA REGINATTO
Projeto Hidrossanitário / pluvial

Unidade:
metros

Resp. Municipal:
Prefeito Municipal Ivaldo Dalla Costa

Profissional Técnico:
Eng. Civil, Esp. Felipe Zortea CREA-RS209470

Data:
Julho/2021

Versão:
4

Prancha:
04/25

Escala:
1/100